




PŮDORYS I

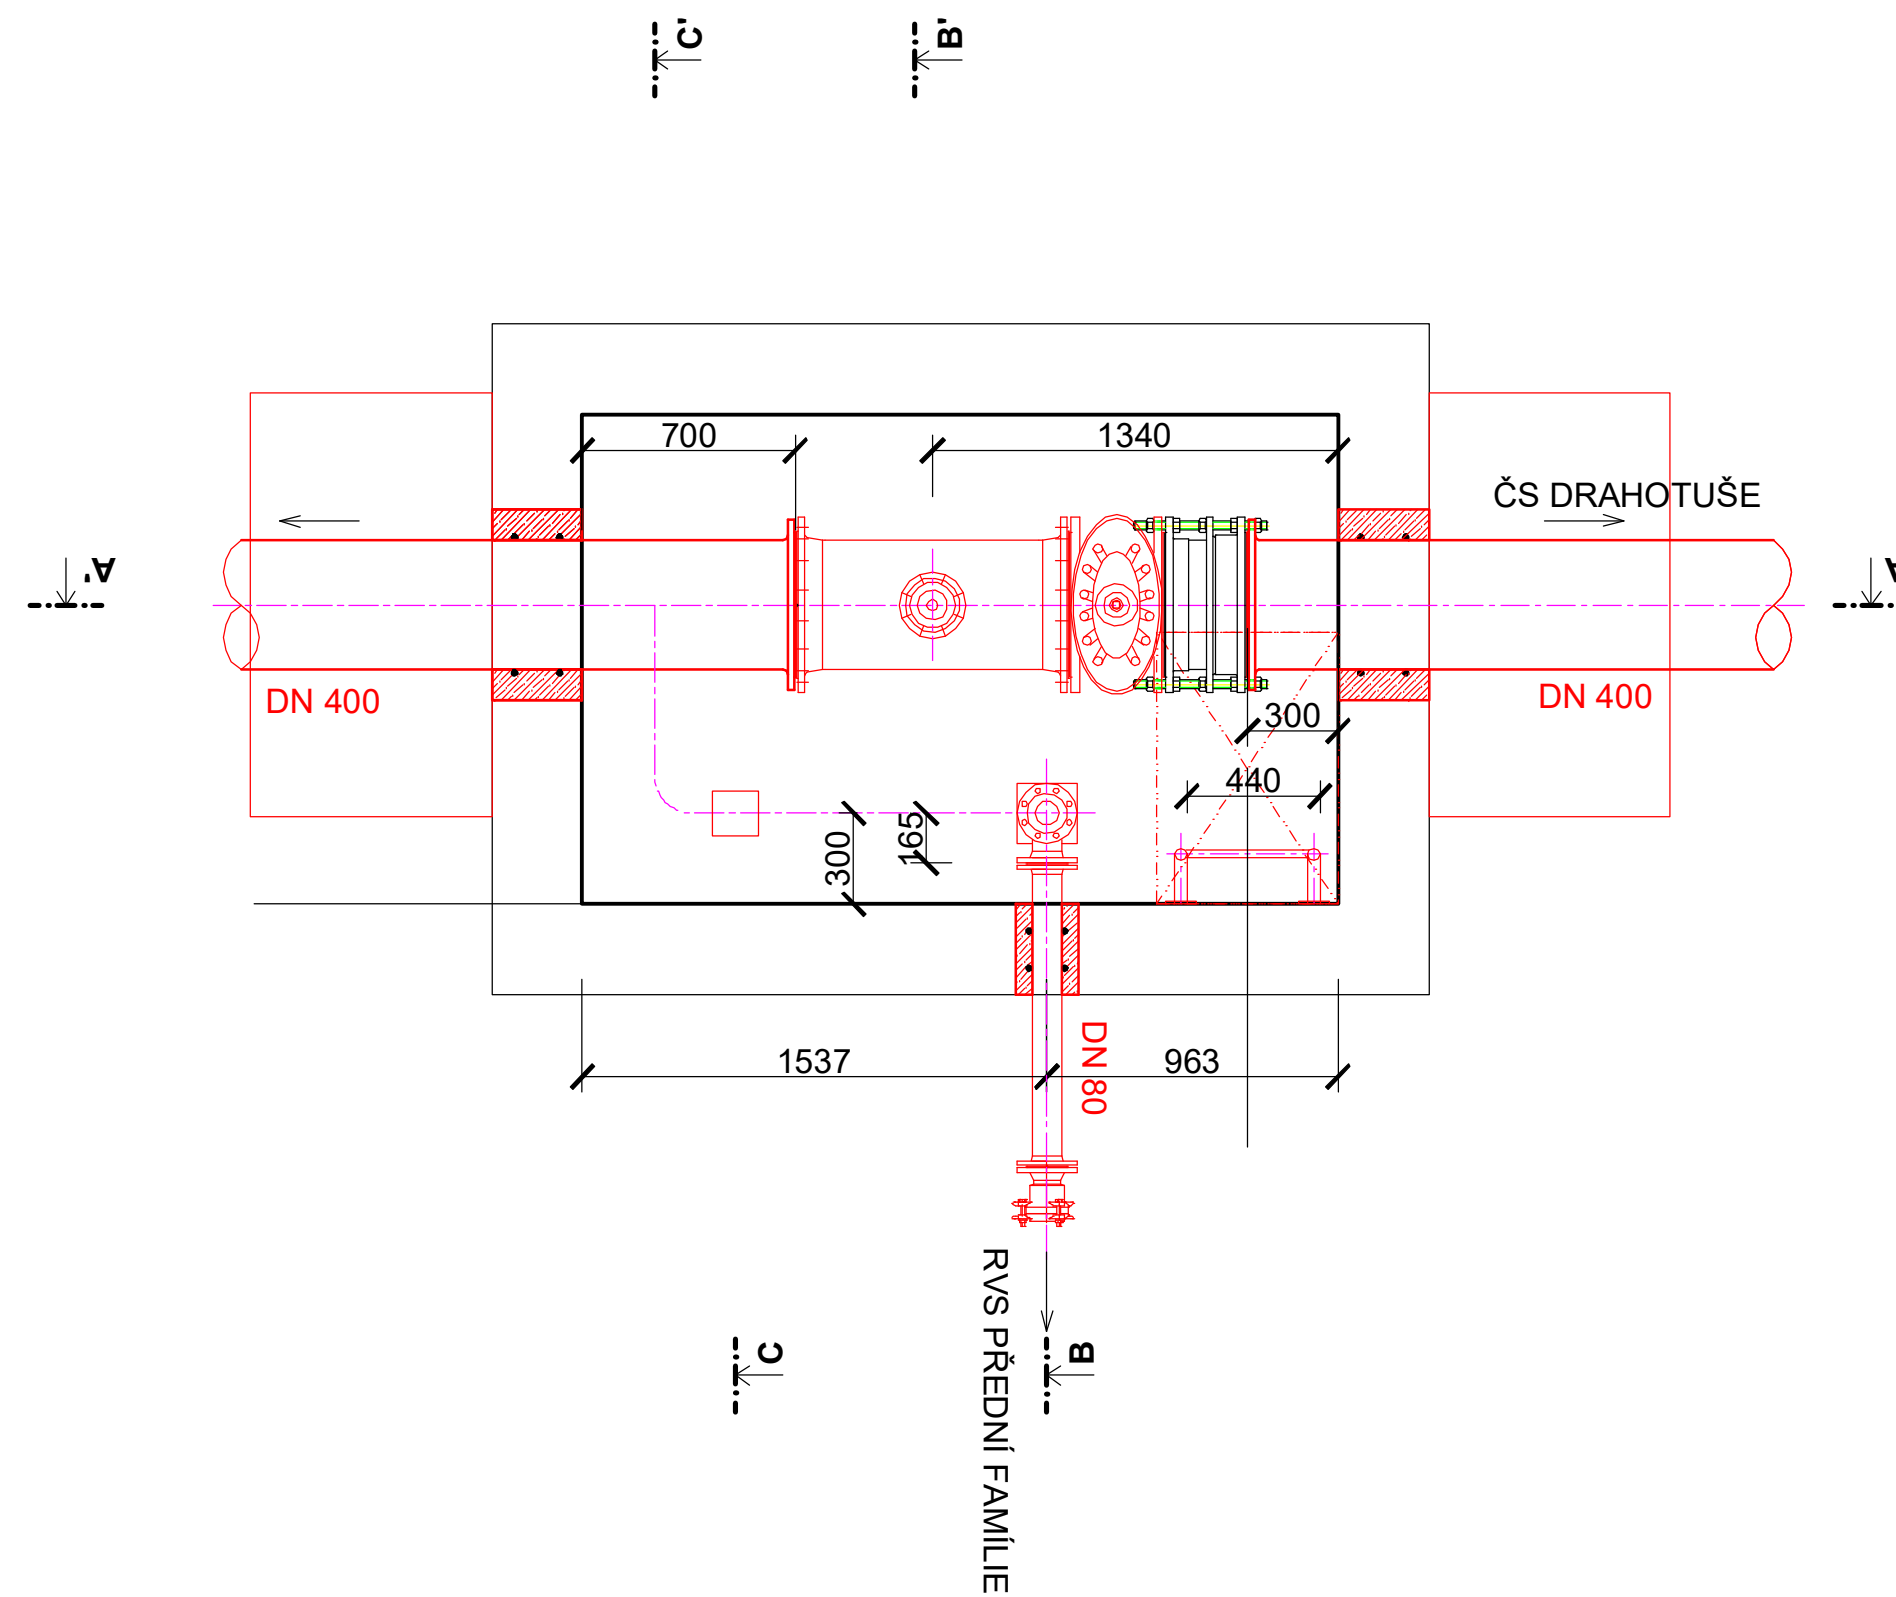


PŮDORYS II

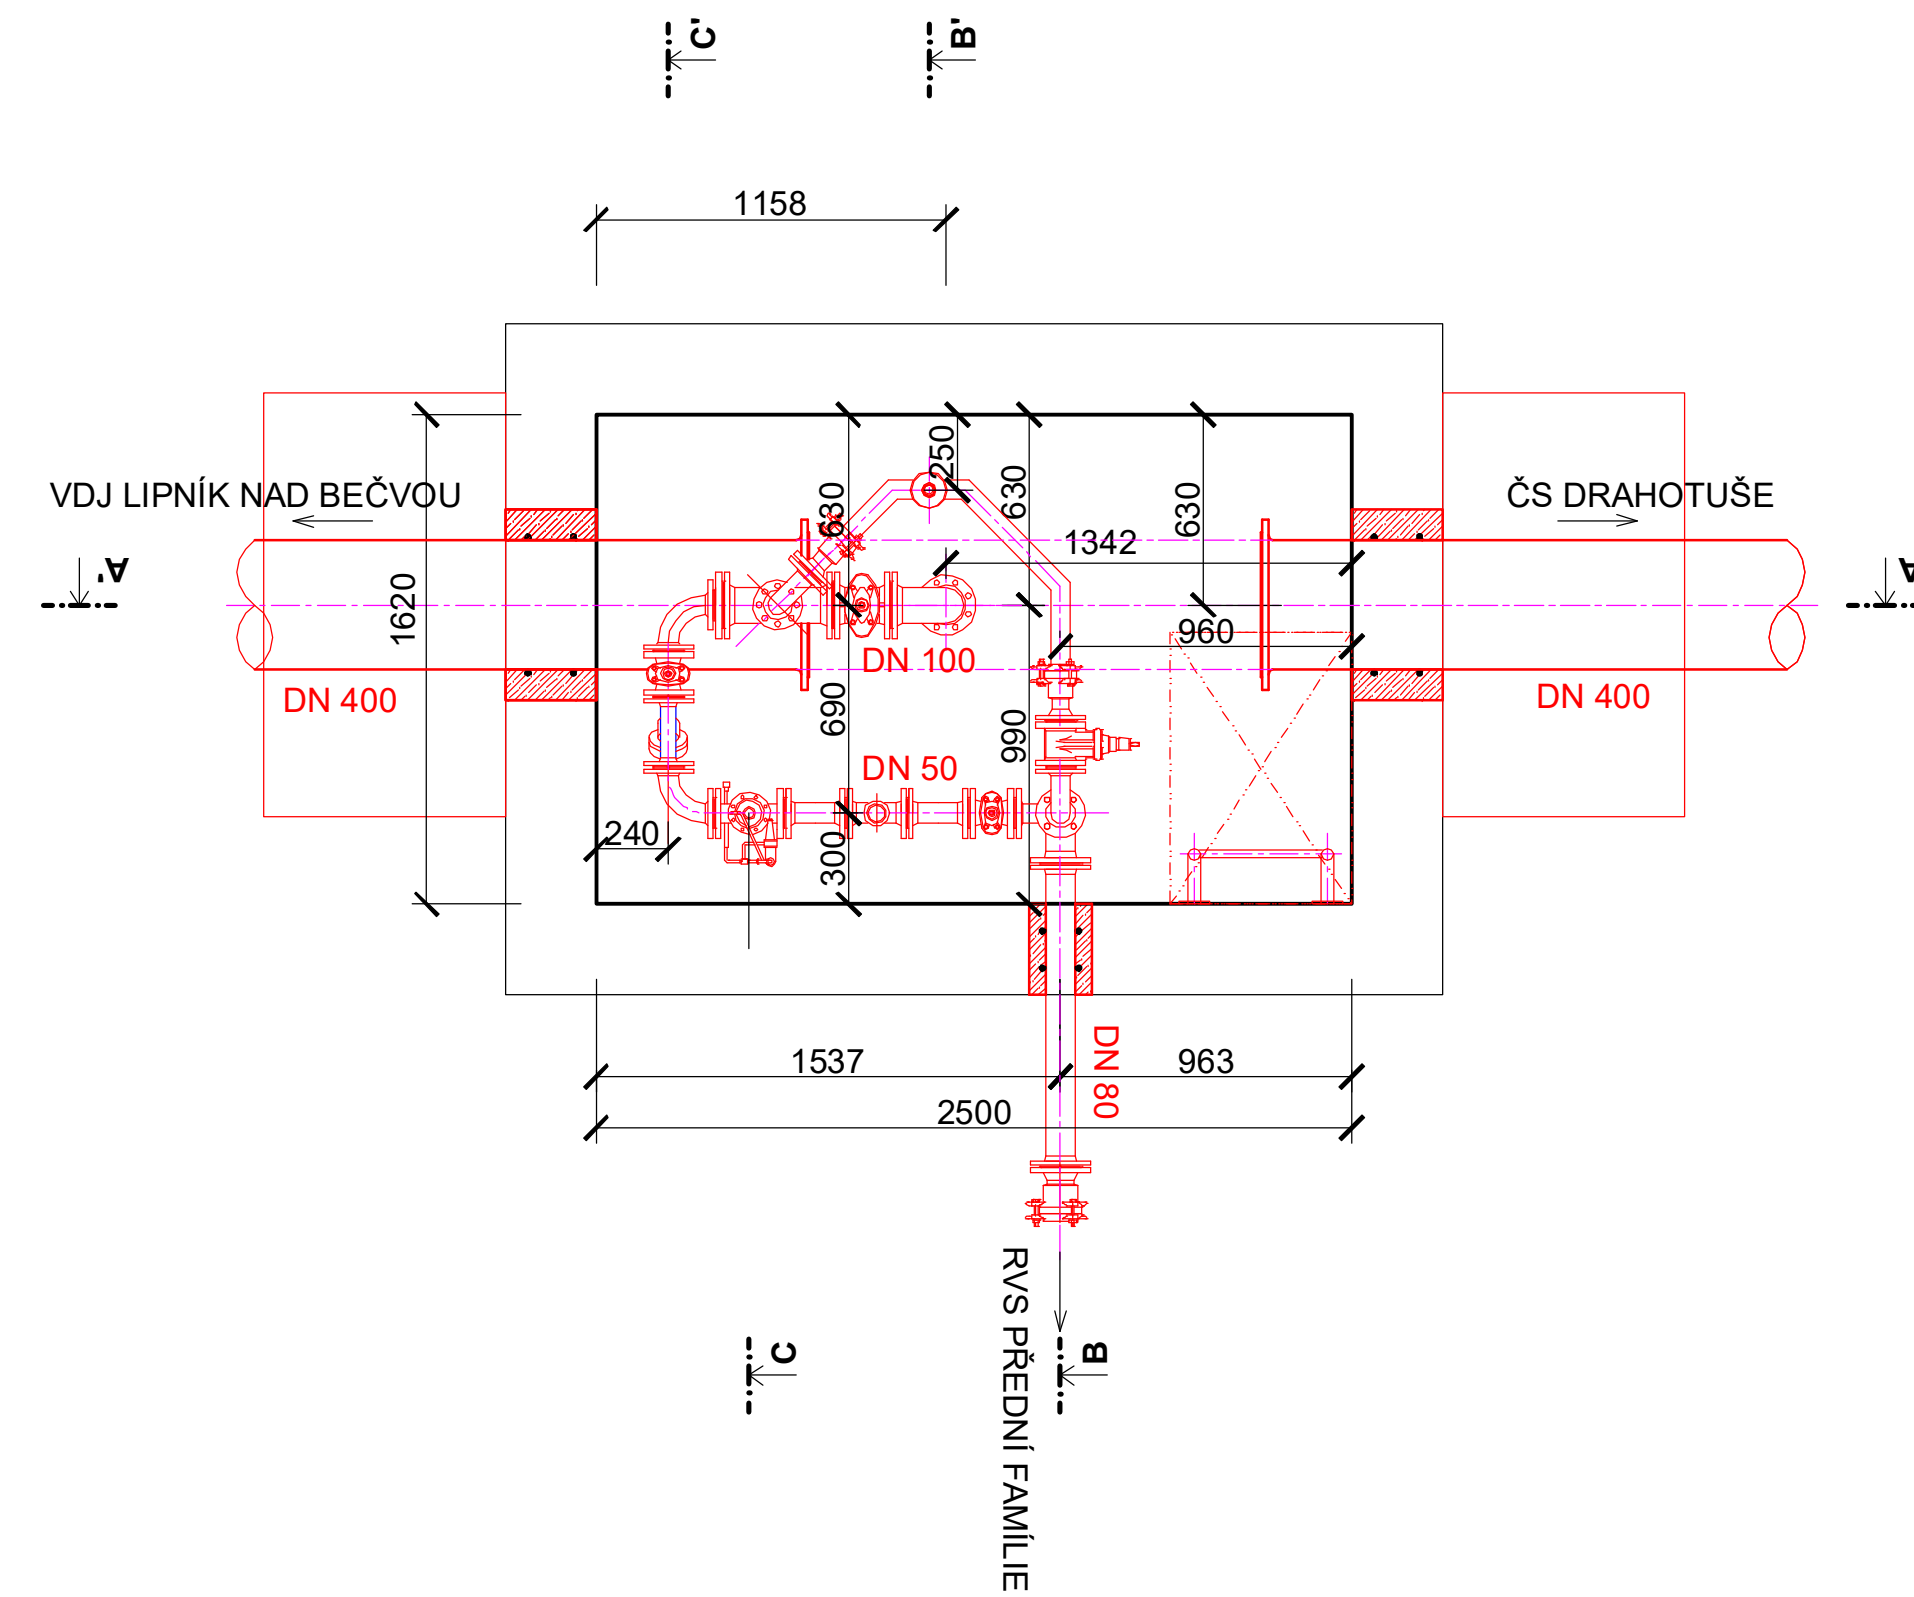


ŘEZ A-A'

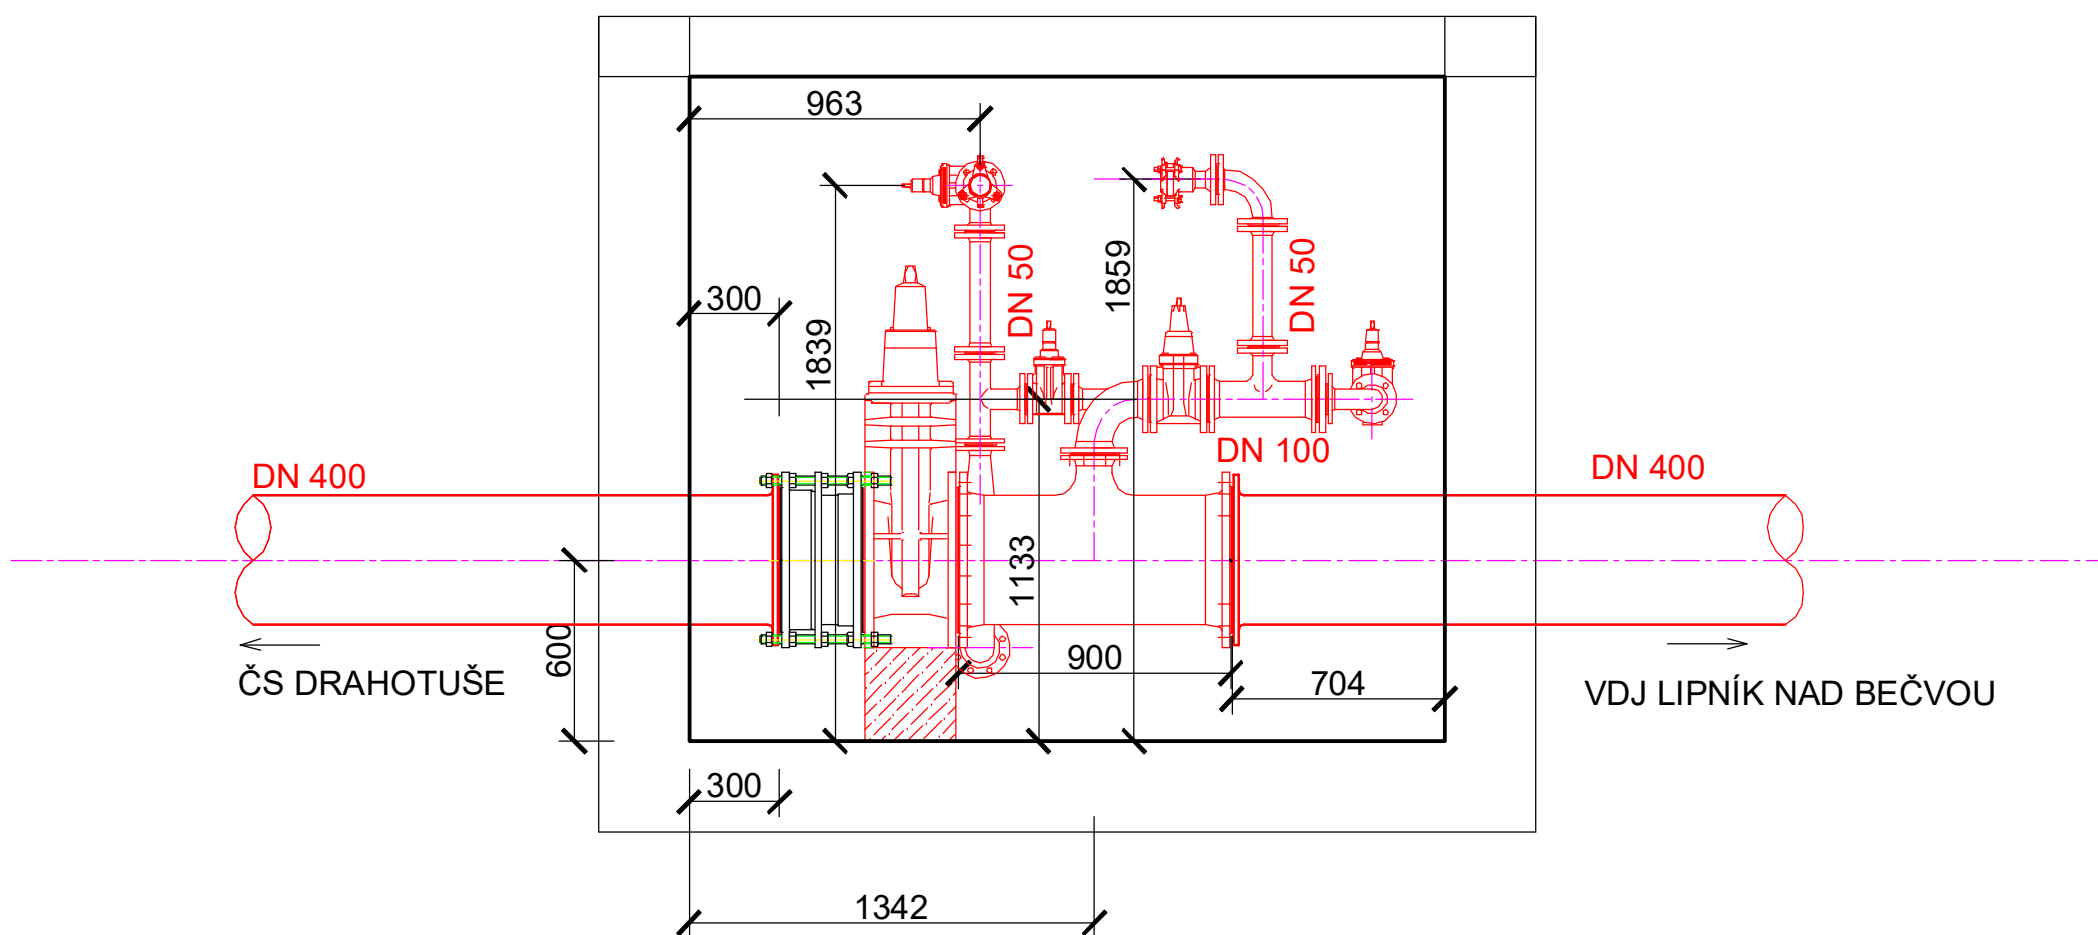


ŘEZ B-B'

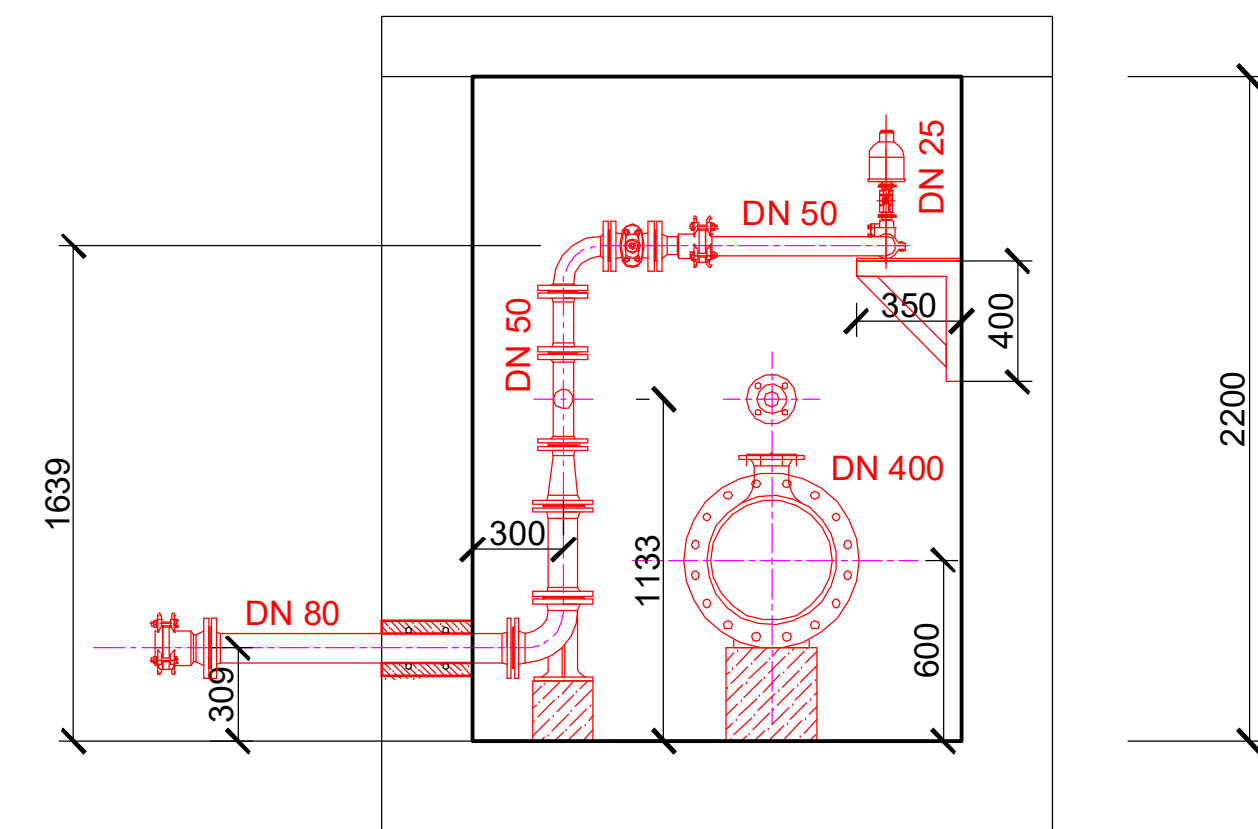

ŘEZ C-C'

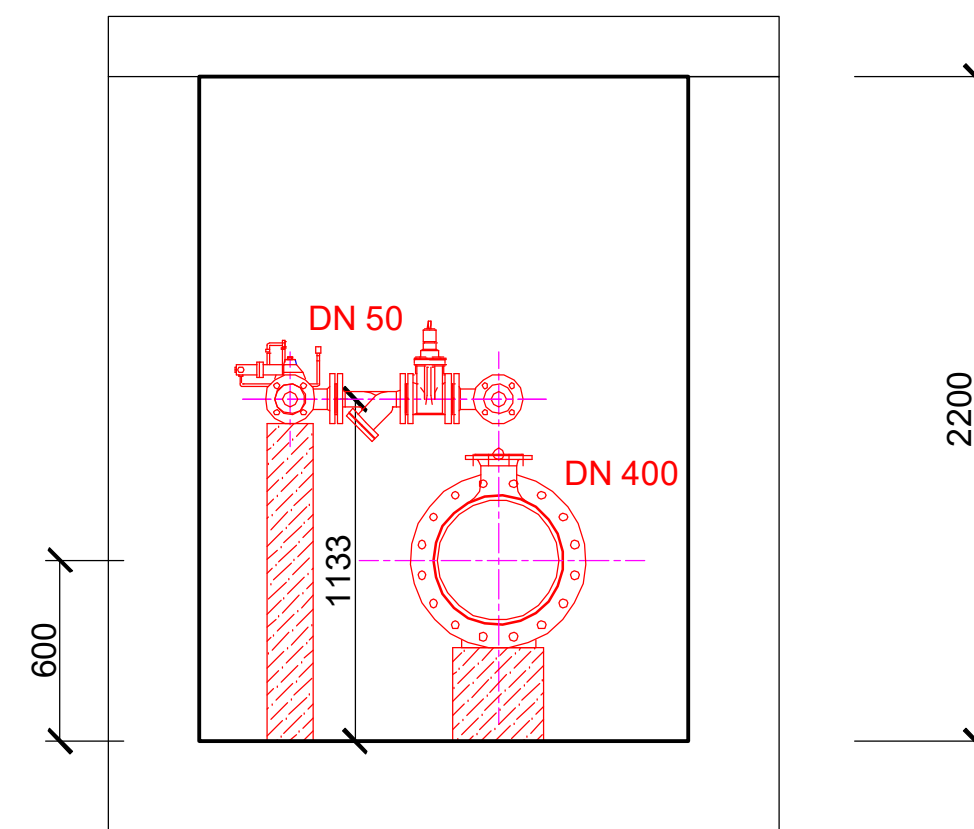

|   |  |                 |                 |   |             |
|---|--|-----------------|-----------------|---|-------------|
| AQOL s.r.o., Tovární 1059/41, 779 00 Olomouc<br>aqol@aqol.cz, www.aqol.cz |  |                 |                 | <br>projekce • inženýring • realizace<br>vodo­hospodářských staveb |             |
| VYPRACOVAL  | ING. BOUČAL  | ODP. PROJEKTANT | ING. ZIMMERMANN | ČÍSLO ZAKÁZKY   | 2022015     |
| OBJEDNATEL  | Vodovody a kanalizace Přerov, a.s.<br>Širava 482/21, 750 02 Přerov |                 |                 | DATUM   | 12/2022     |
| ZAKÁZKA   | ZKAPACITNĚNÍ VODOVODNÍHO PŘIVADĚČE<br>HRANICE - LIPNÍK NAD BEČVOU  |                 |                 | STUPEŇ  | DPS         |
|   |  |                 |                 | FORMÁT  | 6 A4        |
| D - DOKUMENTACE OBJEKTŮ<br>IO 05 - ÚSEK SLAVIC - VDJ LIPNÍK NAD BEČVOU    |  |                 |                 | MĚŘÍTKO   | 1 : 20      |
| VODOMĚRNÁ ŠACHTA VŠ2<br>STROJNÍ ČÁST                                      |  |                 |                 | ČÍSLO PŘÍLOHY   | ČÍSLO KOPIE |
|   |  |                 |                 | D.5.11.2  |             |