










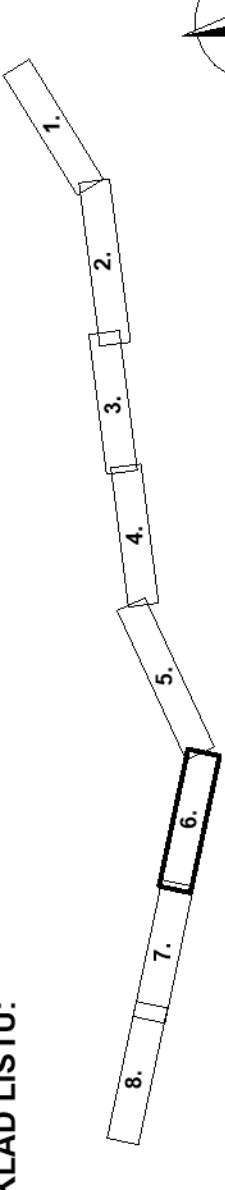
LEGENDA

- | | |
|---|--|
|  | UPRAVOVANÝ VODOVODNÍ ŘÁD - V PŮVODNÍ TRASE
SEKCI ÚZÁVĚR |
|  | UPRAVOVANÝ VODOVODNÍ ŘÁD - V NOVÉ TRASE (PŘELOŽKA) |
|  | VZDUŠNÍKOVÁ, ARMATURNÍ, VODOMĚRNÁ ŠACHTA |
|  | OCHRANNÉ PÁSMO VODOVODU |
|  | OPĚVNĚNÍ KORYTA TOKU LOMOVÝM KAMENEM |
|  | STÁVAJÍCÍ VODOVODNÍ ŘÁD |
|  | ZRUŠENÝ VODOVODNÍ ŘÁD |
|  | OBJEKT URČENÝ K DEMOLICI |
|  | OZNAČENÍ DOTČENÉ PARCELY |


Povolení provádět stavby nebo terénní úpravy
v silničním ochranném pásmu sil. č. I/47
za účelem
posuvu ochranného křižovníku dleho Chomutovské křiž.
správného směru za úč.
č. 1. kvart. 52.4.2.1.2023

KRAJSKÝ ÚŘAD
OLOMOUCKÉHO KRAJE
odbor dopravy a silničního
hospodářství 9

KLAD LIST



VÝŠKOVÝ SYSTÉM B.p.v., SOUŘADNICOVÝ SYSTÉM JT SK

AQOL s.r.o., Tovární 1059/41, 779 00 Olomouc aqol@aqol.cz, www.aqol.cz		 AQOL projekt • inženýring • realizace vodohospodářských staveb	
VYPRACOVAL OBJEDNATEL ZAKÁZKA	ING. BOUČAL ODP. PROJEKTANT Vodovody a kanalizace Přerov, s. a. Sírava 4822/1, 750 02 Přerov	ING. ZIMMERMANN ČÍSLO ZKÁZKY	2022/15 DATUM 12/2022 STUPEŇ DP5 FORMÁT 7 A4 MĚŘÍTKO 1 : 1000
ZKAPACITNĚNÍ VODOVODNÍHO PŘÍVADĚČE HRANICE - LIPNÍK NAD BEČVOU		ČÍSLO PŘÍLOHY C.2.6 ČÍSLO KOPIE	
KATASTRÁLNÍ SITUACE - 6.část		C. SITUACNÍ VÝKRESY	

KATASTRÁLNÍ SITUACE - 6.část